

163.444.161

C. D. Rys. Nr 18

C.D. Rys. Nr 14a

C.D. Rys. Nr 14a

C.D. Rys. Nr 15

C.D. Rys. Nr 15


C.D. Rys. Nr 15

C.D. Rys. Nr 15

C.D. Rys. Nr 15

C.D. Rys. Nr 15

C.D. Rys. Nr 15

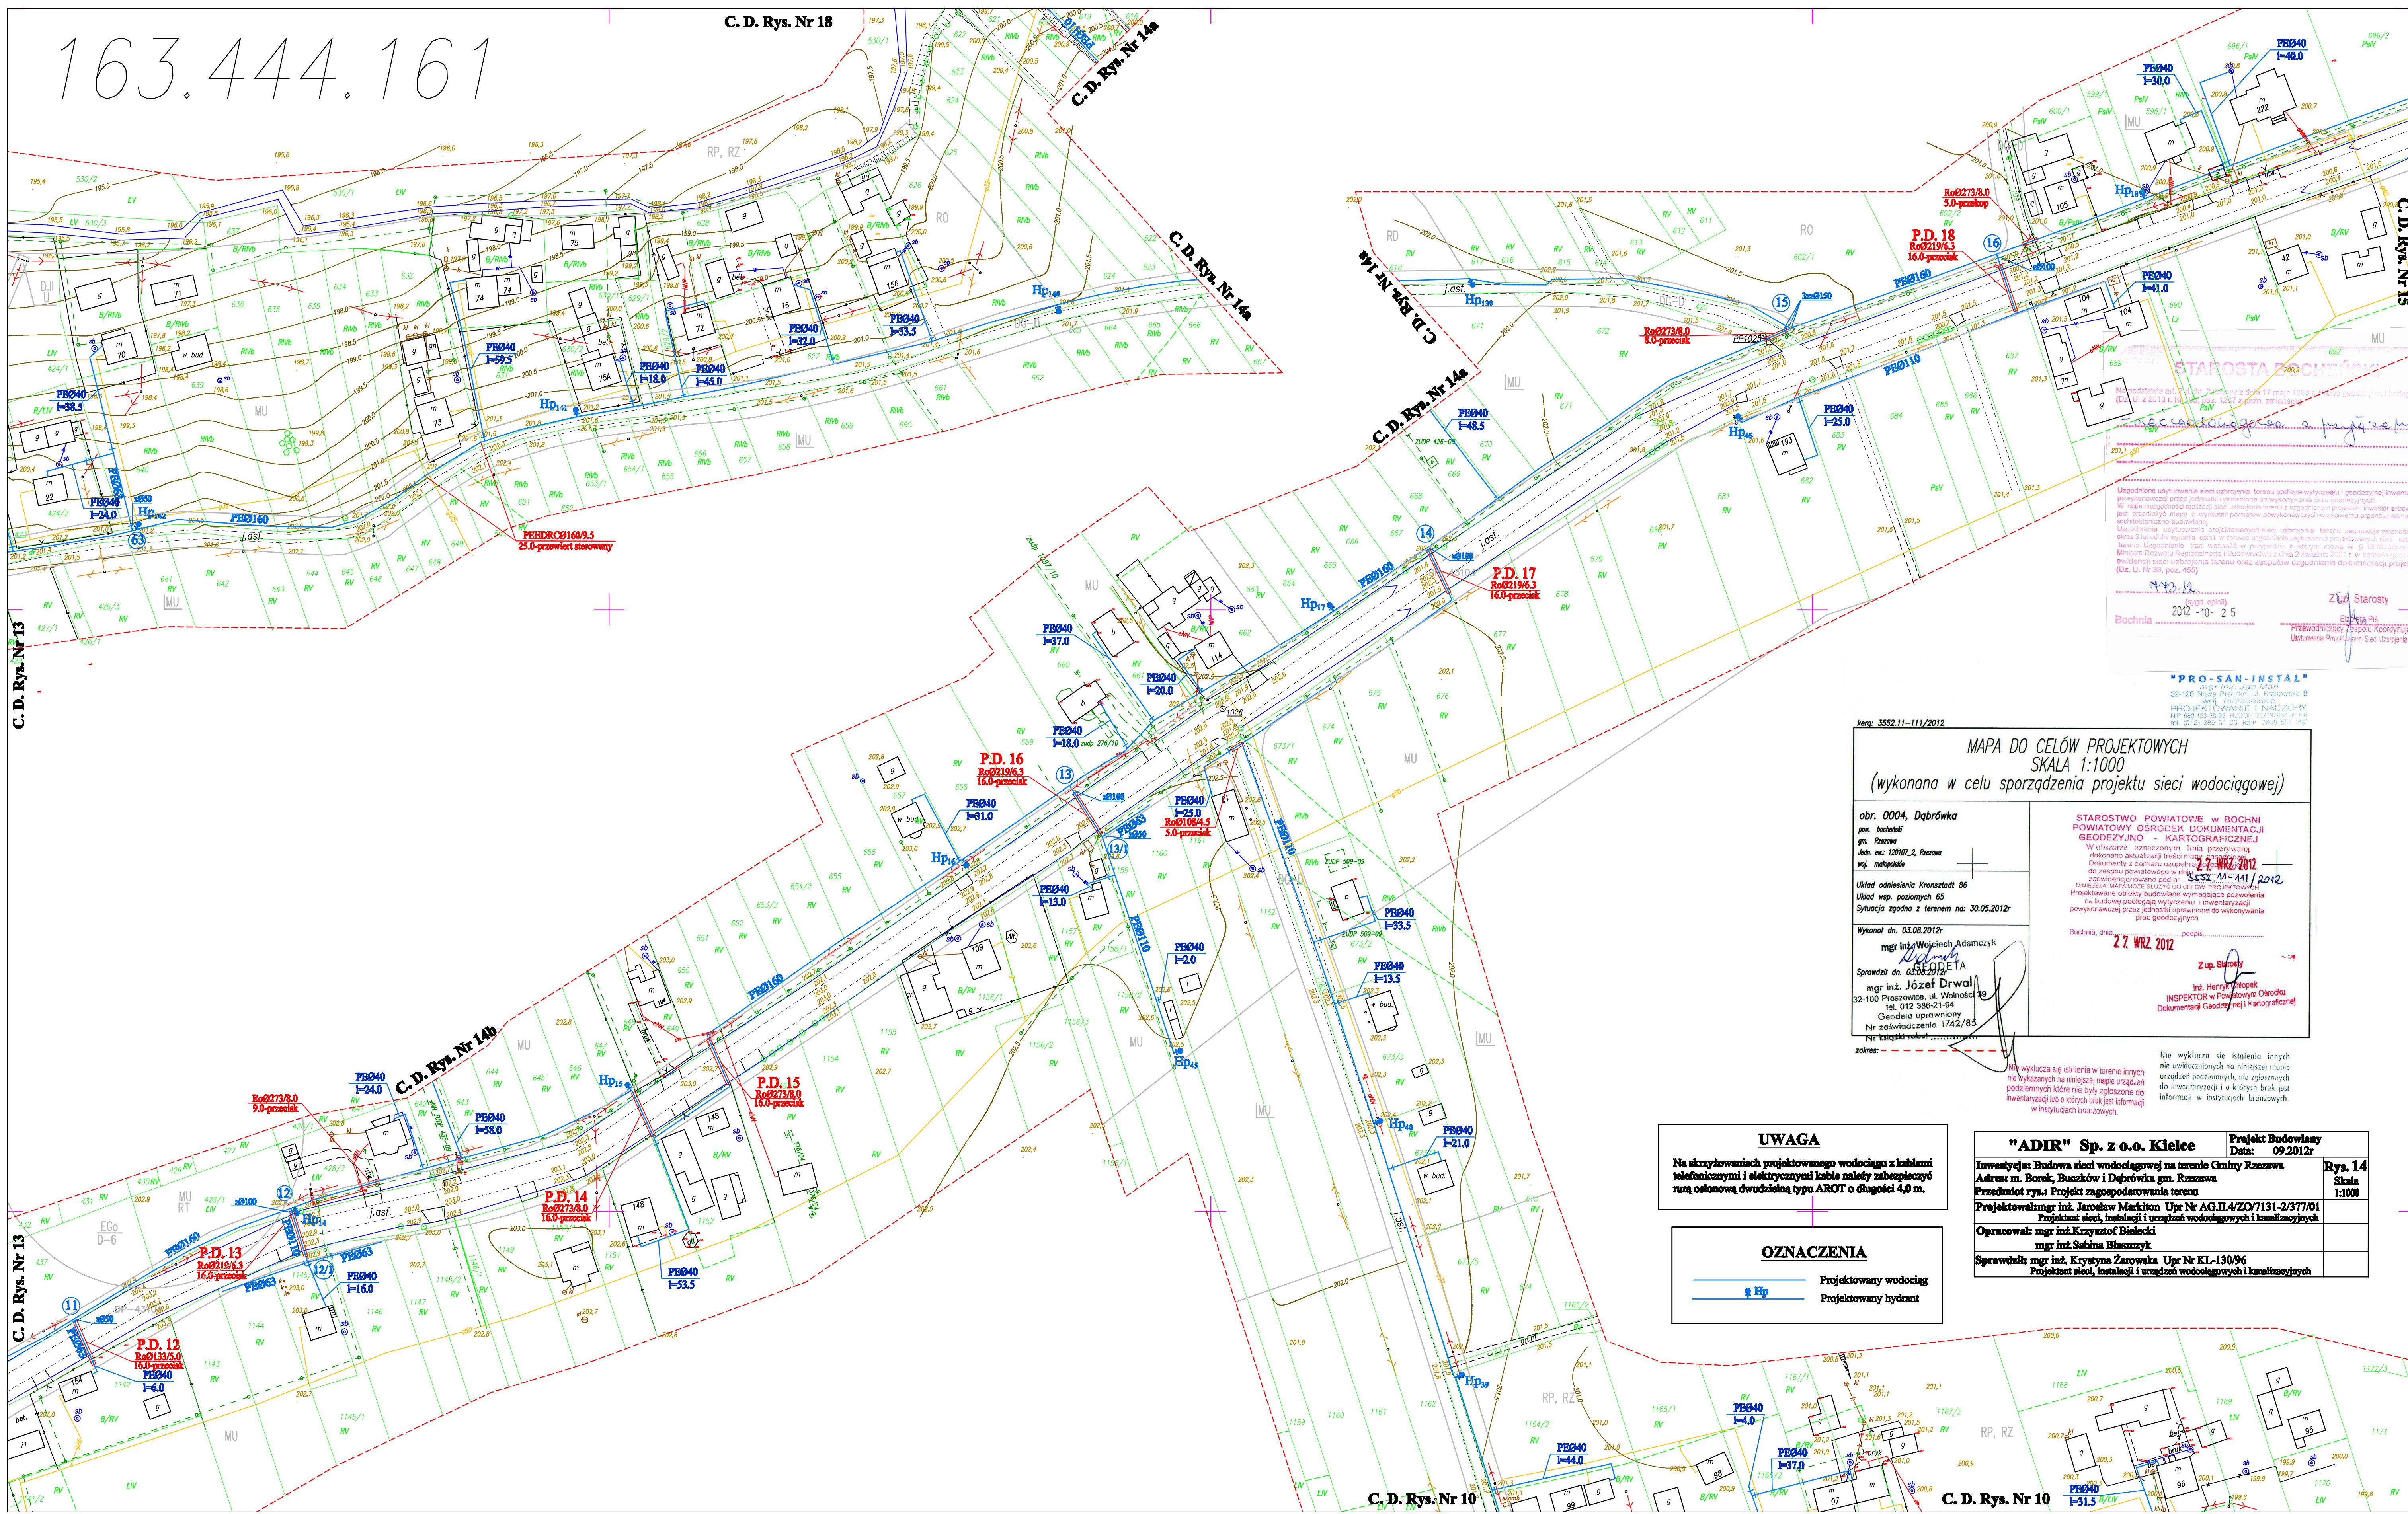

Uzasadnienie projektu...
Zup. Starosta
Bochnia, 2012 - 10 - 2 5

MAPA DO CELÓW PROJEKTOWYCH
SKALA 1:1000
(wykonana w celu sporządzenia projektu sieci wodociągowej)

obr. 0004, Dąbrówka
p.m. Inżynier
gm. Rzeszów
Jedn. nr.: 120107.2, Rzeszów
miej. miejscowości

Układ odniesienia: Krasnocel 86
Układ wsp. państwowy 65
Sytuacja zgodna z terenem na: 30.05.2012r

Wykonano dn. 03.08.2012r
mgr inż. Wojciech Adamczyk

Sprawdzono dn. 03.08.2012r
mgr inż. Józef Drwal

32-100 Proszowice, ul. Wolności 10
tel. 012 388-21-84
Główny uprawniony
Nr zezwolenia: 1742/83
Nr kat. geod. robót: 1111/2012

STAROSTWO POWIATOWE W BOCHNI
POWIATOWY OŚRODEK DOKUMENTACJI
GEODEZYJNO - KARTOGRAFICZNEJ
Wzrost: oznaczony. Linia przerywana
określa aktualną linię granicę
dokumentacji z pomiaru uzupelniającej
do zasobu powiatowego w dróg
zawierającego pod nr 1111/2012
nazwa: MIASTO DĄBRÓWKA - teren inwestycji
Projektowane obiekty budowlane wymagające pozwolenia
na budowę podlegają wytyczeniu i inwestycji
powyższych przez jednostki uprawnione do wykonywania
prace geodezyjne

Bochnia, dnia 27. WRZ. 2012
Zup. Starosta
Inż. Henryk Jędrzejak
INSPEKTOR w Powiatowym Ośrodku
Dokumentacji Geodezyjnej i Kartograficznej

UWAGA
Na skrzyżowaniach projektowanego wodociągu z kablami
telefonicznymi i elektrycznymi kable należy zabezpieczyć
rurą ociekową dwudzielną typu AROT o średnicy 4,0 m.

OZNACZENIA
— Hp — Projektowany wodociąg
— Hp — Projektowany hydrant

"ADIR" Sp. z o.o. Kielec
Inwestycja: Budowa sieci wodociągowej na terenie Gminy Rzeszów
Adres: m. Borek, Buczów i Dąbrówka gm. Rzeszów
Przedmiot rys.: Projekt zagospodarowania terenu
Projektował: mgr inż. Jarosław Mackiewicz Upr. Nr AG.14/ZO/7131-2/377/01
Opracował: mgr inż. Krzysztof Bielecki
mgr inż. Sabina Błaszczak
Sprawdził: mgr inż. Krystyna Żarowska Upr. Nr KL-130/96
Projektant: mgr inż. Jarosław Mackiewicz i inżynierzy

Projekt Budowlany
Data: 09.2012r
Rys. 14
Skala
1:1000