


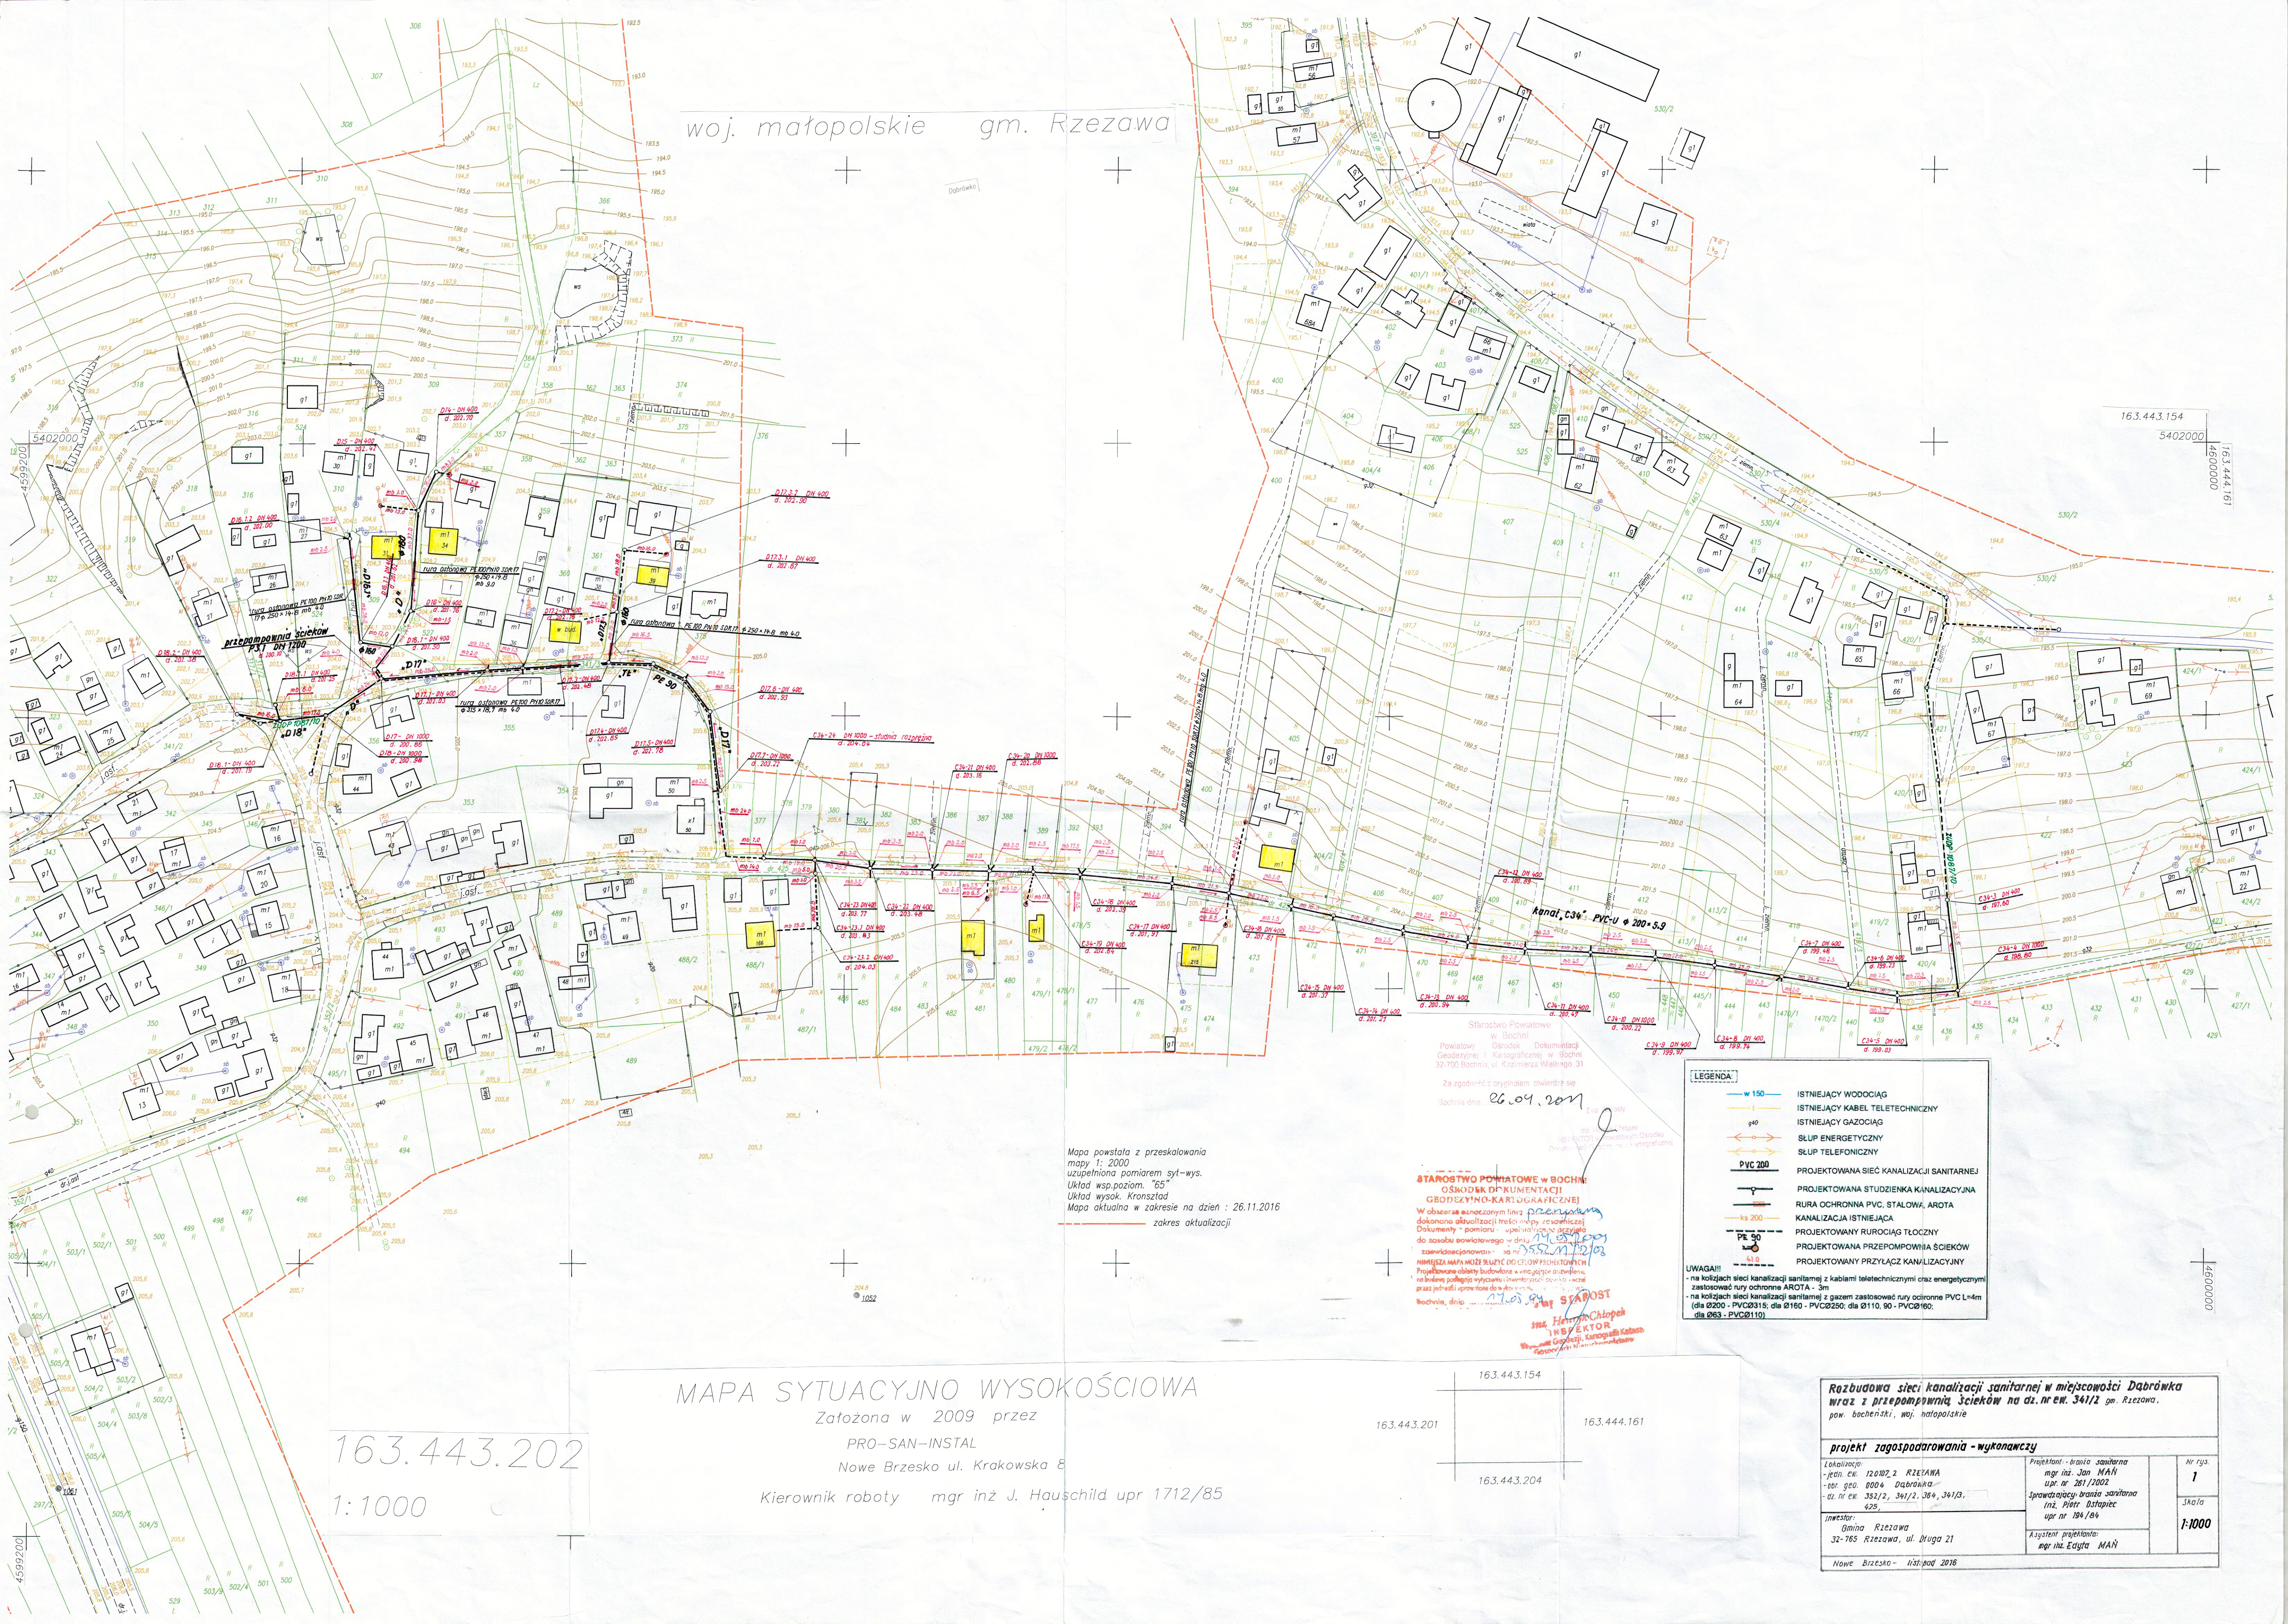

woj. małopolskie gm. Rzeszawa

Mapa powstała z przekształcenia mapy 1:2000 uzupełniona pomiarem sył-wys. Układ współrz. "65" Układ wysok. Kronsztad Mapa aktualna w zakresie na dzień : 26.11.2016 zakres aktualizacji

Starostwo Powiatowe w Bochni Powiatowy Ośrodek Dokumentacji Geodezyjnej i Kartograficznej w Bochni 32-700 Bochnia, ul. Kazimierza Wielkiego 31

Za zgodności z projektem stwierdzę się Bochnia, dnia 26.04.2017

STAROSTWO POWIATOWE W BOCHNI
OSRODEK DOKUMENTACJI
GEODEZYJNEJ I KARTOGRAFICZNEJ
W obszarze oznaczonym linią przerywaną
dokonano aktualizacji treści mapy, reszty
dokumentacji - pomiaru - uzupełniono do stanu
dotychczasowego w dniu 26.04.2017
zawieszono na 14 dni
Bochnia, dnia 26.04.2017
mgr inż. Henryk Chłopek
INŻYNIER
Pracownia Geodezyjno-Kartograficzna
Kartograficzna

LEGENDA:

- w 150 — ISTNIEJĄCY WODOCIĄG
- g40 — ISTNIEJĄCY KABEL TELETECHNICZNY
- g100 — ISTNIEJĄCY GAZOCIĄG
- — SŁUP ENERGETYCZNY
- — SŁUP TELEFONICZNY
- PVC 200 — PROJEKTOWANA SIĘĆ KANALIZACJI SANITARNEJ
- — PROJEKTOWANA STUDZIENKA KANALIZACYJNA
- — RURA OCHRONNA PVC, STALOWA, AROTA
- — KANALIZACJA ISTNIEJĄCA
- PE 90 — PROJEKTOWANY RURIĄCZĄC TŁOCZNY
- — PROJEKTOWANA PRZEPOMPOWNIA ŚCIEKÓW
- — PROJEKTOWANY PRZYŁĄCZ KANALIZACYJNY

UWAGI!!!

- na kółkach sieci kanalizacji sanitarnej z kablami teletechnicznymi oraz energetycznymi zastosować rury ochronne AROTA - 3m
- na kółkach sieci kanalizacji sanitarnej z gazem zastosować rury ochronne PVC L=4m (dla Ø200 - PVCØ315; dla Ø160 - PVCØ250; dla Ø110, 90 - PVCØ160; dla Ø63 - PVCØ110)

MAPA SYTUACYJNO WYSOKOŚCIOWA

Założona w 2009 przez
PRO-SAN-INSTAL
Nowe Brzesko ul. Krakowska 8
Kierownik roboty mgr inż. J. Hauschild upr 1712/85

163.443.202
1:1000

Rozbudowa sieci kanalizacji sanitarnej w miejscowości Dąbrówka wraz z przepompownią ścieków na dz. nr ew. 341/2 gm. Rzeszawa, pow. bocheński, woj. małopolskie			
projekt zagospodarowania - wykonawczy			
Lokalizacja: - jedn. ew. 120102.2 RZESZAWA - obr. geo. 0004 Dąbrówka - dz. nr ew. 352/2, 341/2, 364, 341/3, 425	Projektant - biuro sanitarna mgr inż. Jan MAH upr. nr 261/2002 Sprawdzający - biuro sanitarna inż. Piotr Ostapiec upr. nr 194/84	Nr rys. 1	Skala 1:1000
Inwestor: Gmina Rzeszawa 32-765 Rzeszawa, ul. Długa 21	Asystent projektanta: mgr inż. Edyta MAH		
Nowe Brzesko - listopad 2016			